

PLANTA BAIXA
ESCALA 1:50

DETALHE A

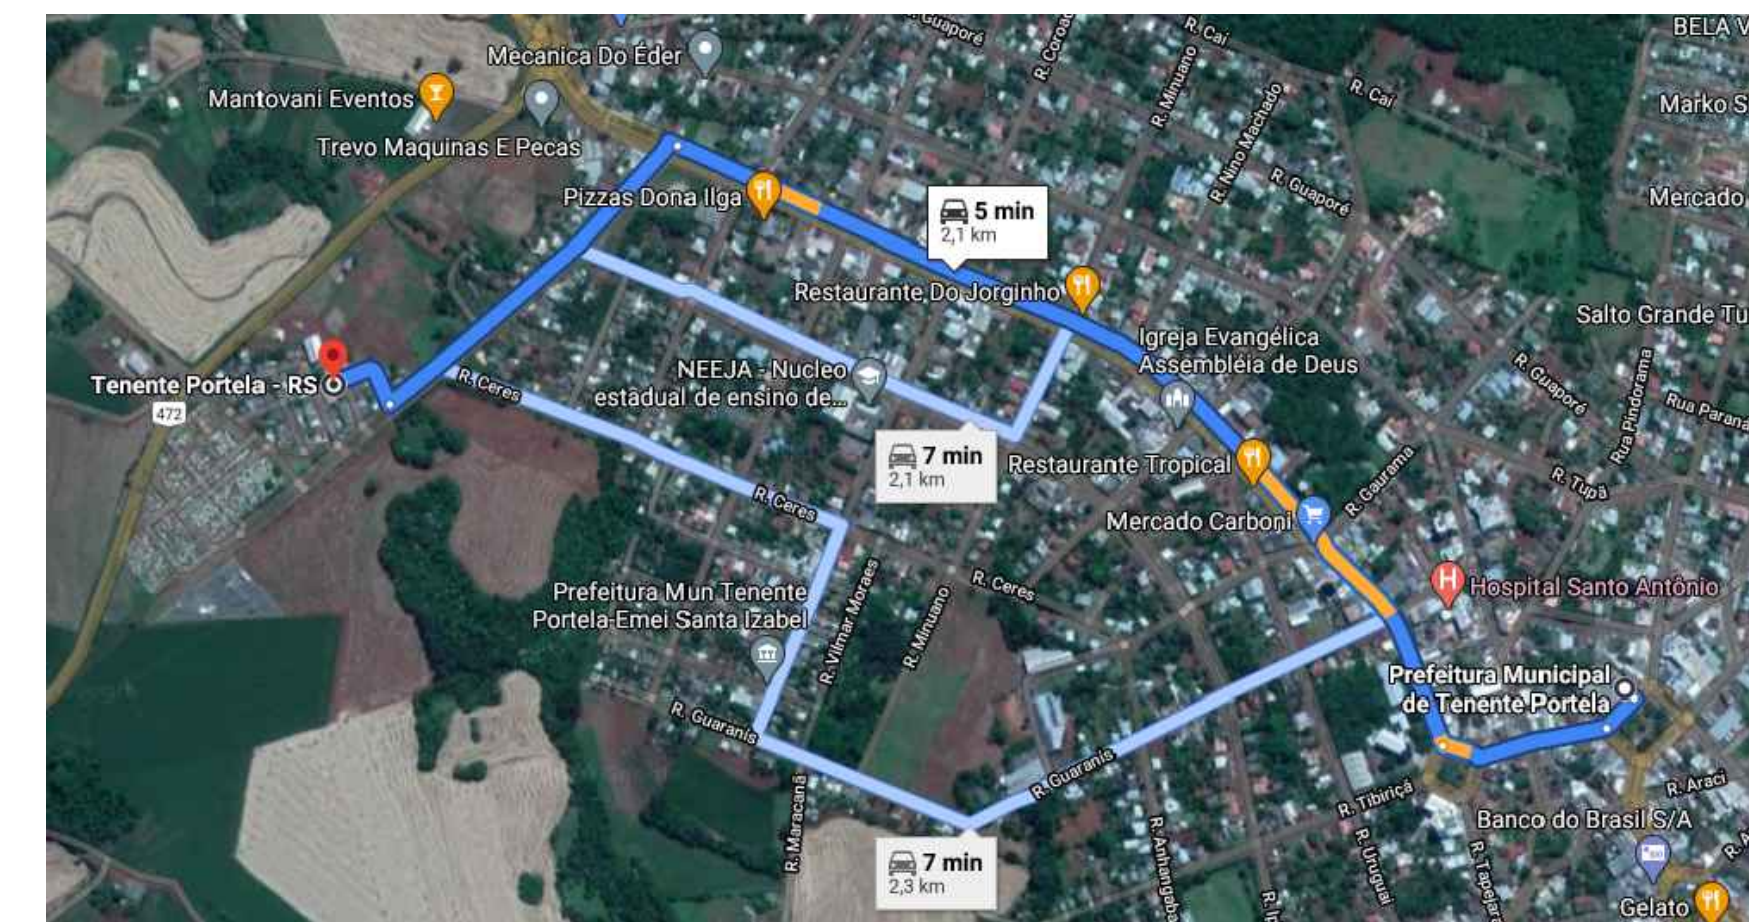
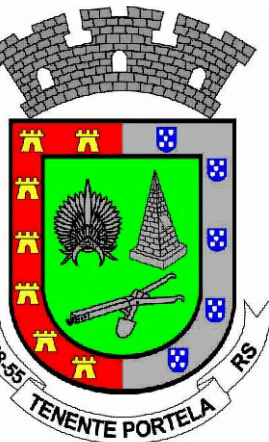
—Tubo aço galvanizado Ø2 1/2"

—Chapa de aço

—2x parafusos com rosca soberba e cabeça sextavada + bucha fixado na alvenaria (c:70mm)



PLANTA DE SITUAÇÃO
ESCALA 1:10000

ROTA DA PREFEITURA ATÉ A ESCOLA
SEM ESCALA

<div>  </div> <div> DEPARTAMENTO MUNICIPAL DE ENGENHARIA </div>	
PROPRIETÁRIO: <div> PREFEITURA MUNICIPAL TENENTE PORTELA </div>	
PROJETO: <div> Obertura na frente da escola até o portão </div>	ÁREA CONSTRUÍDA: <div> 00 m² </div>
LOCAL: <div> Escola Sadi Fortes - Bairro </div>	DATA: <div> Setembro/2020 </div>
RESPONSÁVEL TÉCNICO: <div> Ronei Robson Pöerch </div>	REGISTRO CREA: <div> 128652-4 </div>
ASSINATURA: <div> <div> <div> </div> <div> </div> </div> </div>	ESCALA: <div> indicada </div> <div> PRANCHA: <div> 02/04 </div> </div>
<div> Responsável Técnico </div>	<div> Proprietário </div>