


PLANTA BAIXA

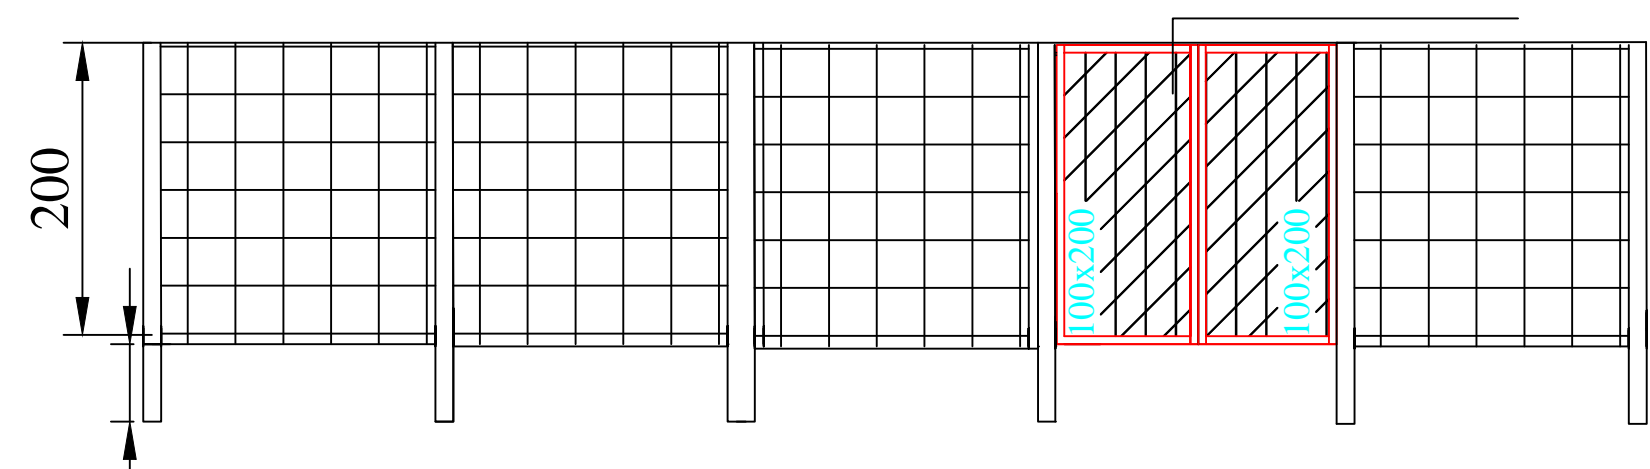

DEPARTAMENTO MUNICIPAL DE ENGENHARIA			
PROPRIETÁRIO: PREFEITURA MUNICIPAL TENENTE PORTELA			
PROJETO: Poço e abrigo quadro de comando		DATA:	
LOCAL: Alto Azul -ZONA RURAL TENENTE PORTELA		Julho/2018	
RESPONSÁVEL TÉCNICO: Ronei Robson Pöerch		REGISTRO CREA: 128652-4	
CERCAMENTO - POÇO TUBULAR - ABRIGO			
		ESCALA: 1/50	PRANCHA: 2/6