


QUADRO 1
DIAGRAMA UNIFILAR

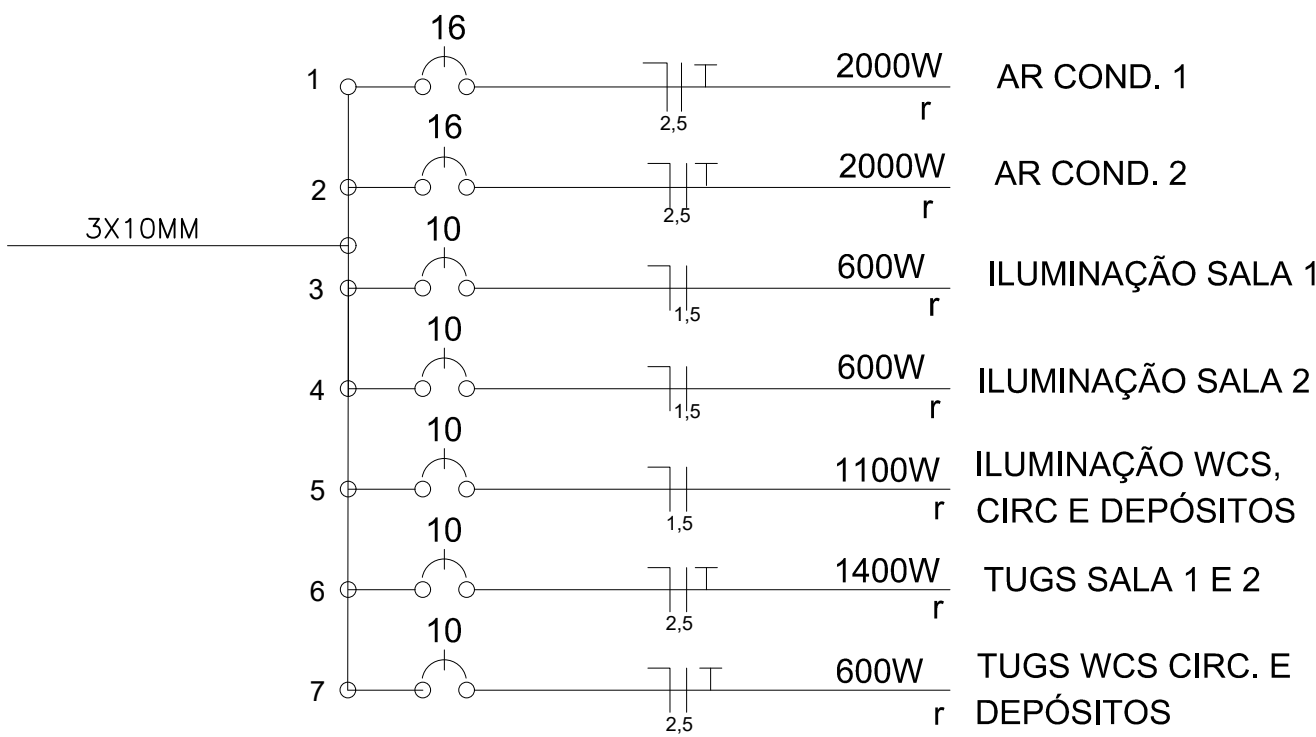

TOTAL: 8.300W



DEPARTAMENTO MUNICIPAL DE ENGENHARIA		
PROPRIETÁRIO: PREFEITURA MUNICIPAL DE TENENTE PORTELA		
PROJETO: PROJETO ELÉTRICO	ÁREA CONSTRUÍDA: 145,35 m²	
LOCAL: ESCOLA MUNICIPAL DE ENSINO FUNDAMENTAL ARCELINO SOARES BUENO	DATA: MAIO/2019	
RESPONSÁVEL TÉCNICO: RONEI ROBSON PÖERCH	REGISTRO CREA: 128652-4	
ASSINATURA:	ESCALA: 1/50	PRANCHA: 09/10
Responsável Técnico	Proprietário	