
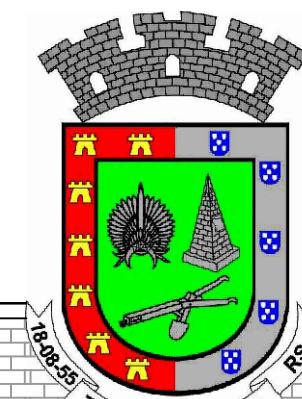


# PLANTA BAIXA

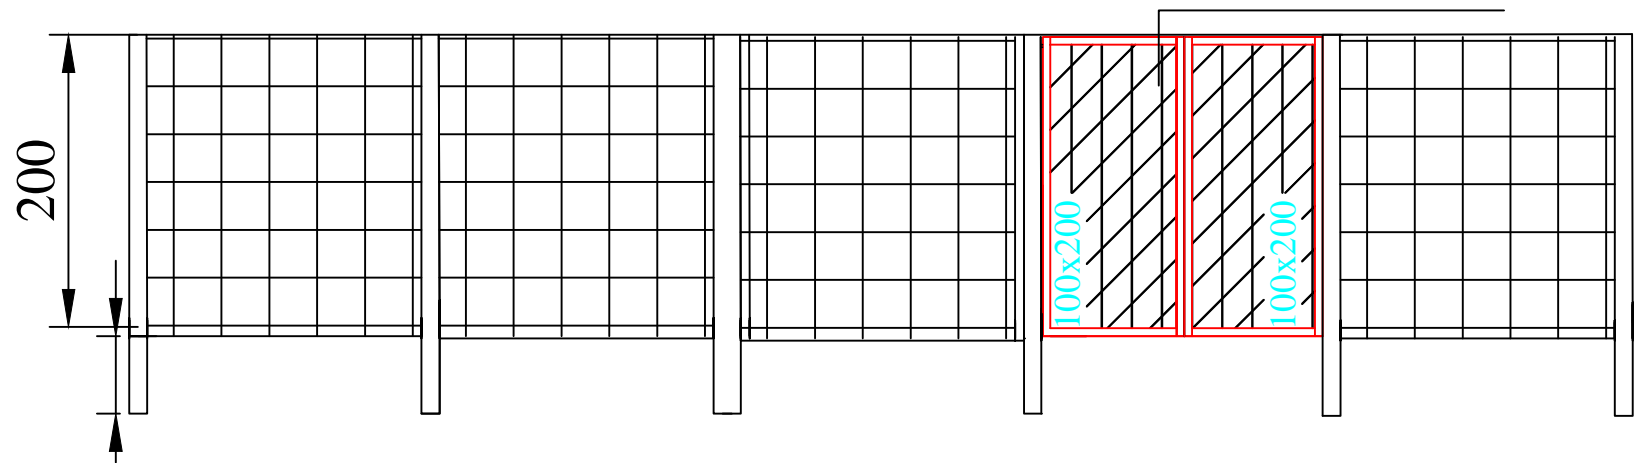

DEPARTAMENTO MUNICIPAL DE ENGENHARIA	
PROPRIETÁRIO: PREFEITURA MUNICIPAL TENENTE PORTELA	
PROJETO: Rede de Distribuição de Água Abastecida por poço artesiano existente	DATA: Novembro/2017
LOCAL: LAGOA BONITA (CERRO DOS MACHADO) TENENTE PORTELA	REGISTRO CREA: 128652-4
RESPONSÁVEL TÉCNICO: Ronei Robson Pöerch	
CERCAMENTO - POÇO TUBULAR - ABRIGO	
ESCALA: 1/50	PRANCHA: 1/6