


PLANTA BAIXA

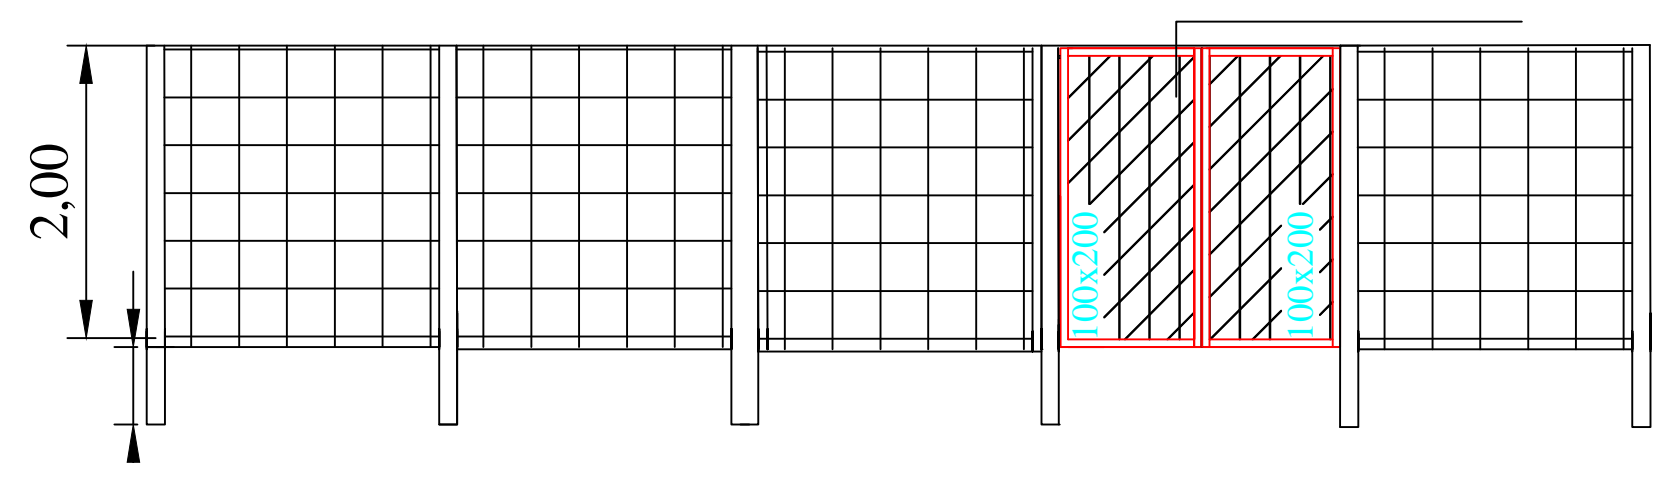

DEPARTAMENTO MUNICIPAL DE ENGENHARIA	
PROPRIETÁRIO: PREFEITURA MUNICIPAL TENENTE PORTELA	
PROJETO: Rede de Distribuição de Água Abastecida por poço artesiano existente	
LOCAL: PERPETO SOCORRO - ZONA RURAL TENENTE PORTELA	DATA: Novembro/2017
RESPONSÁVEL TÉCNICO: Ronei Robson Pöerch	REGISTRO CREA: 128652-4
CERCAMENTO - RESERVATÓRIO	
	ESCALA: 1/50 PRANCHA: 4/6