


DETALHAMENRTO CONTRAVENTAMENTO

- LEGENDA
- LINHA DEMARCATÓRIA - e.: 5 cm
  - LINHA DEMARCATÓRIA - e.: 5 cm
  - LOCAL DA INSTALAÇÃO DA REDE DE ALAMBRADO

PLANTA BAIXA -  
DETALHE MARCAÇÃO QUADRA POLIESPORTIVA

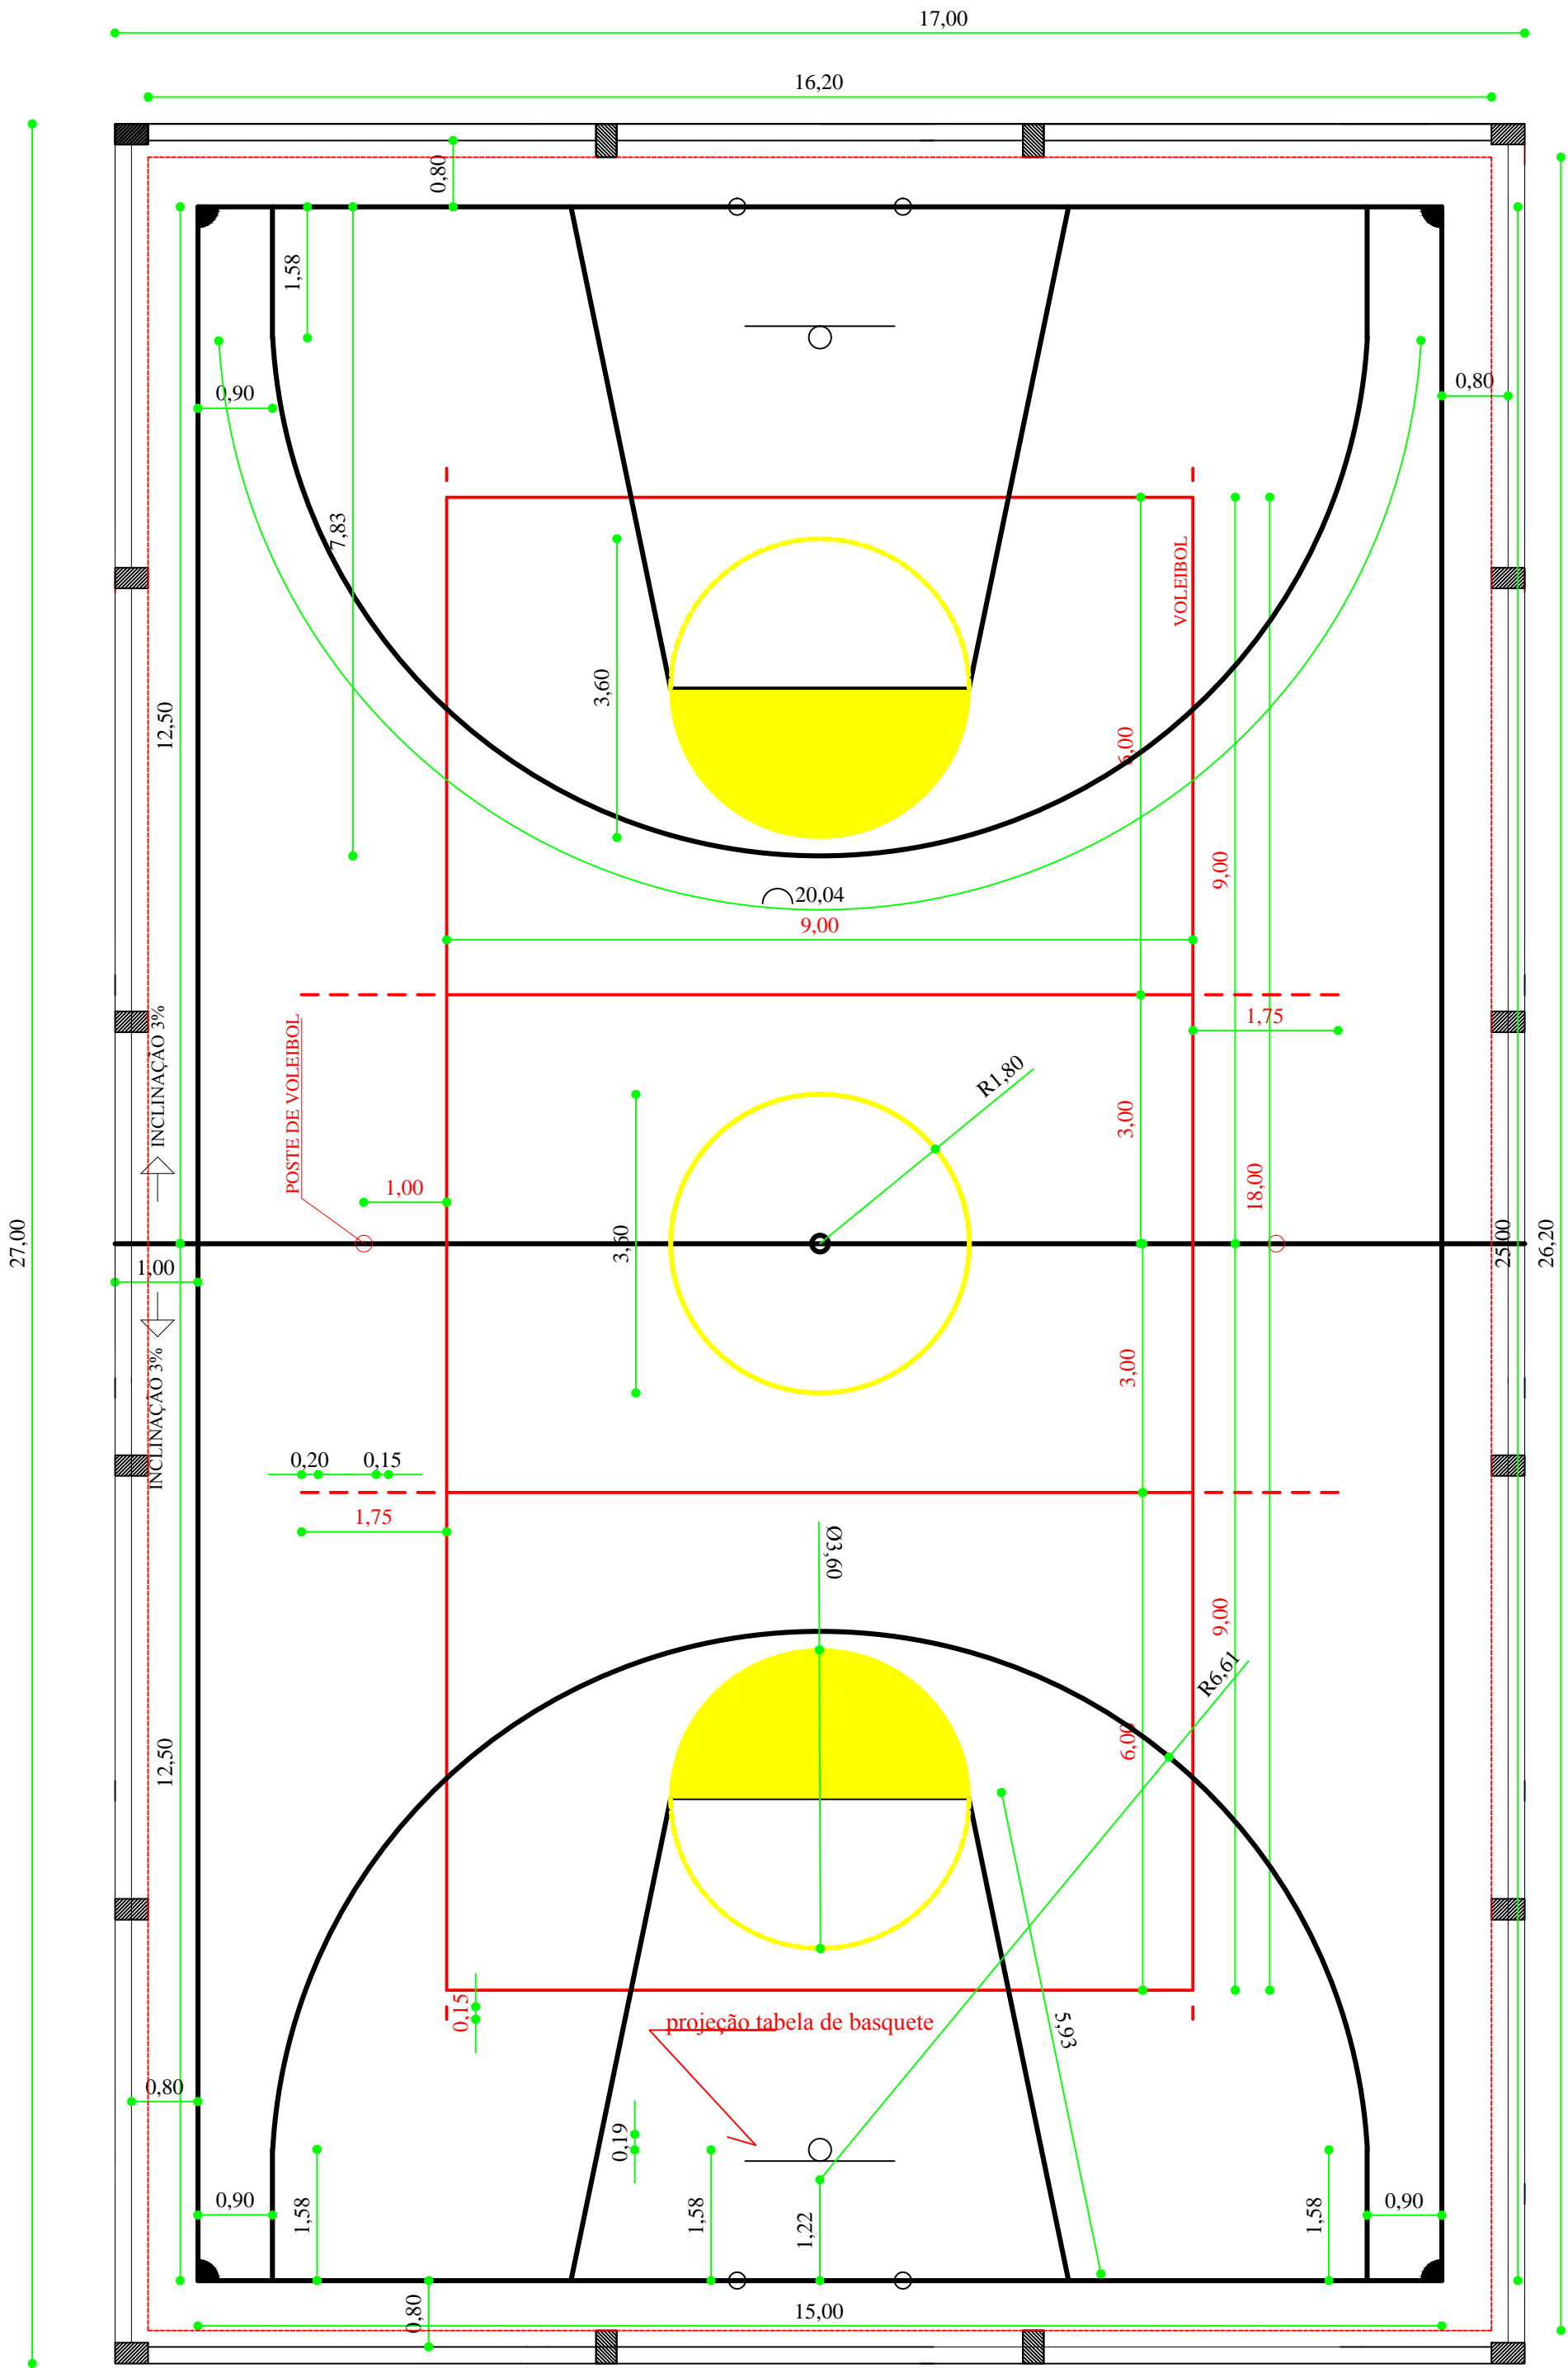

PLANTA BAIXA -  
DETALHE MARCAÇÃO QUADRA

NOTA 1: TODOS OS FUNCIONÁRIOS DEVERÃO ESTAR UTILIZANDO EQUIPAMENTO DE PROTEÇÃO INDIVIDUAL (uniforme, capacete, bota, cinto de segurança etc) FICANDO A OBRA SUJEITA A PARALIZAÇÃO QUANDO VERIFICADO A NÃO UTILIZAÇÃO DESTES.

NOTA 2: NENHUMA MODIFICAÇÃO NO PROJETO DEVE SER REALIZADA SEM CONSULTA E CONSENTIMENTO DO DEPARTAMENTO DE ENGENHARIA, ESTE QUE ATRAVES DE OFICIO PERMITIRA A MODIFICAÇÃO, CASO CONTRÁRIO O ITEM MODIFICADO FICA SUJEITO A DEMOLIÇÃO SEM DIREITO A ADITIVO.



DEPARTAMENTO MUNICIPAL DE ENGENHARIA		
PROPRIETÁRIO: PREFEITURA MUNICIPAL TENENTE PORTELA		
PROJETO: QUADRA POLIESPORTIVA PLANTA BAIXA-DETALHE MARCAÇÃO QUADRA POLIESPORTIVA	ÁREA CONSTRUÍDA: 486,50m <sup>2</sup>	
LOCAL: Escola Sadi Fortes - (TENENTE PORTELA) Bairro Rubino Marroni	DATA: abril/2016	
CIENTE COM O PROJETO: Representante legal da empresa		
RESPONSÁVEL TÉCNICO: Ronei Robson Pöerch	REGISTRO CREA: 128652-4	
ASSINATURA: Responsável Técnico	ESCALA: 1/100	PRANCHA: 07/09